


PLANTA BAIXA (PAVTO. SUPERIOR)


ESCALA 1:50

ITEM	DESCRIÇÃO	UNIDADE	QUANTIDADE
1	Eletroduto de Pvc Rígido Com Rosca de 3/4"	Barra de 3m	82
2	Eletroduto de Pvc Rígido Com Rosca de 1"	Barra de 3m	6
3	Eletroduto de Pvc Rígido Com Rosca de 1 1/4"	Barra de 3m	6
4	Curva de 90° Para Eletroduto de Pvc Rígido Com Rosca de 3/4"	Peça	48
5	Curva de 90° Para Eletroduto de Pvc Rígido Com Rosca de 1"	Peça	6
6	Curva de 90° Para Eletroduto de Pvc Rígido Com Rosca de 1 1/4"	Peça	2
7	Tomada Para TV de 2x4"	Peça	12
8	Tomada Para Lâmpada de 4x4"	Peça	12
9	Tomada Para Telefone 4P Padrão Telebrás 4x4"	Peça	12
10	Caixa de 2x4"	Peça	12
11	Caixa de 4x4"	Peça	24
12	Caixa Telefônica N°2 (20x20x12cm) Uso Interno.	Peça	1
13	Caixa Telefônica N°2 (20x20x12cm) Uso Externo.	Peça	1
14	Caixa Telefônica N°3 (40x40x12cm) Uso Interno.	Peça	1
15	Caixa de Passagem - 30x30x50cm	Peça	2

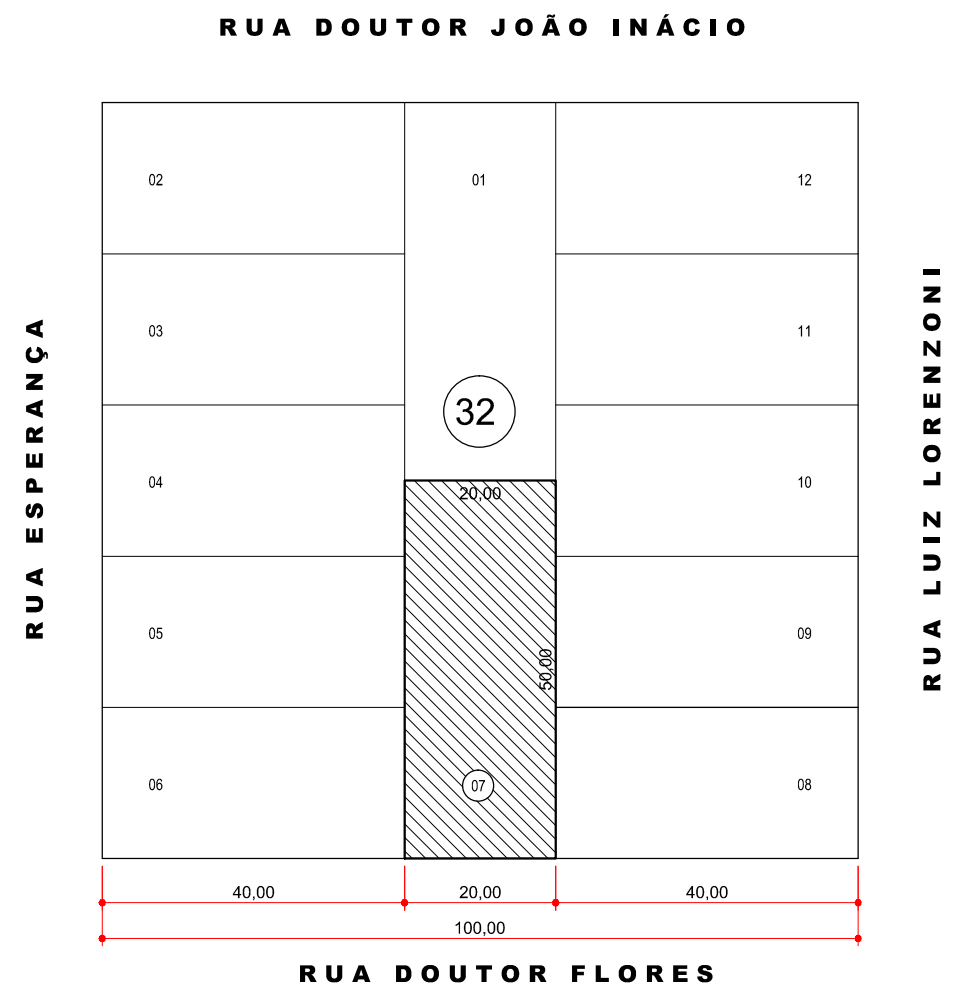


PLANTA DE SITUAÇÃO

ESCALA 1:1000 - Unidade de medida: M

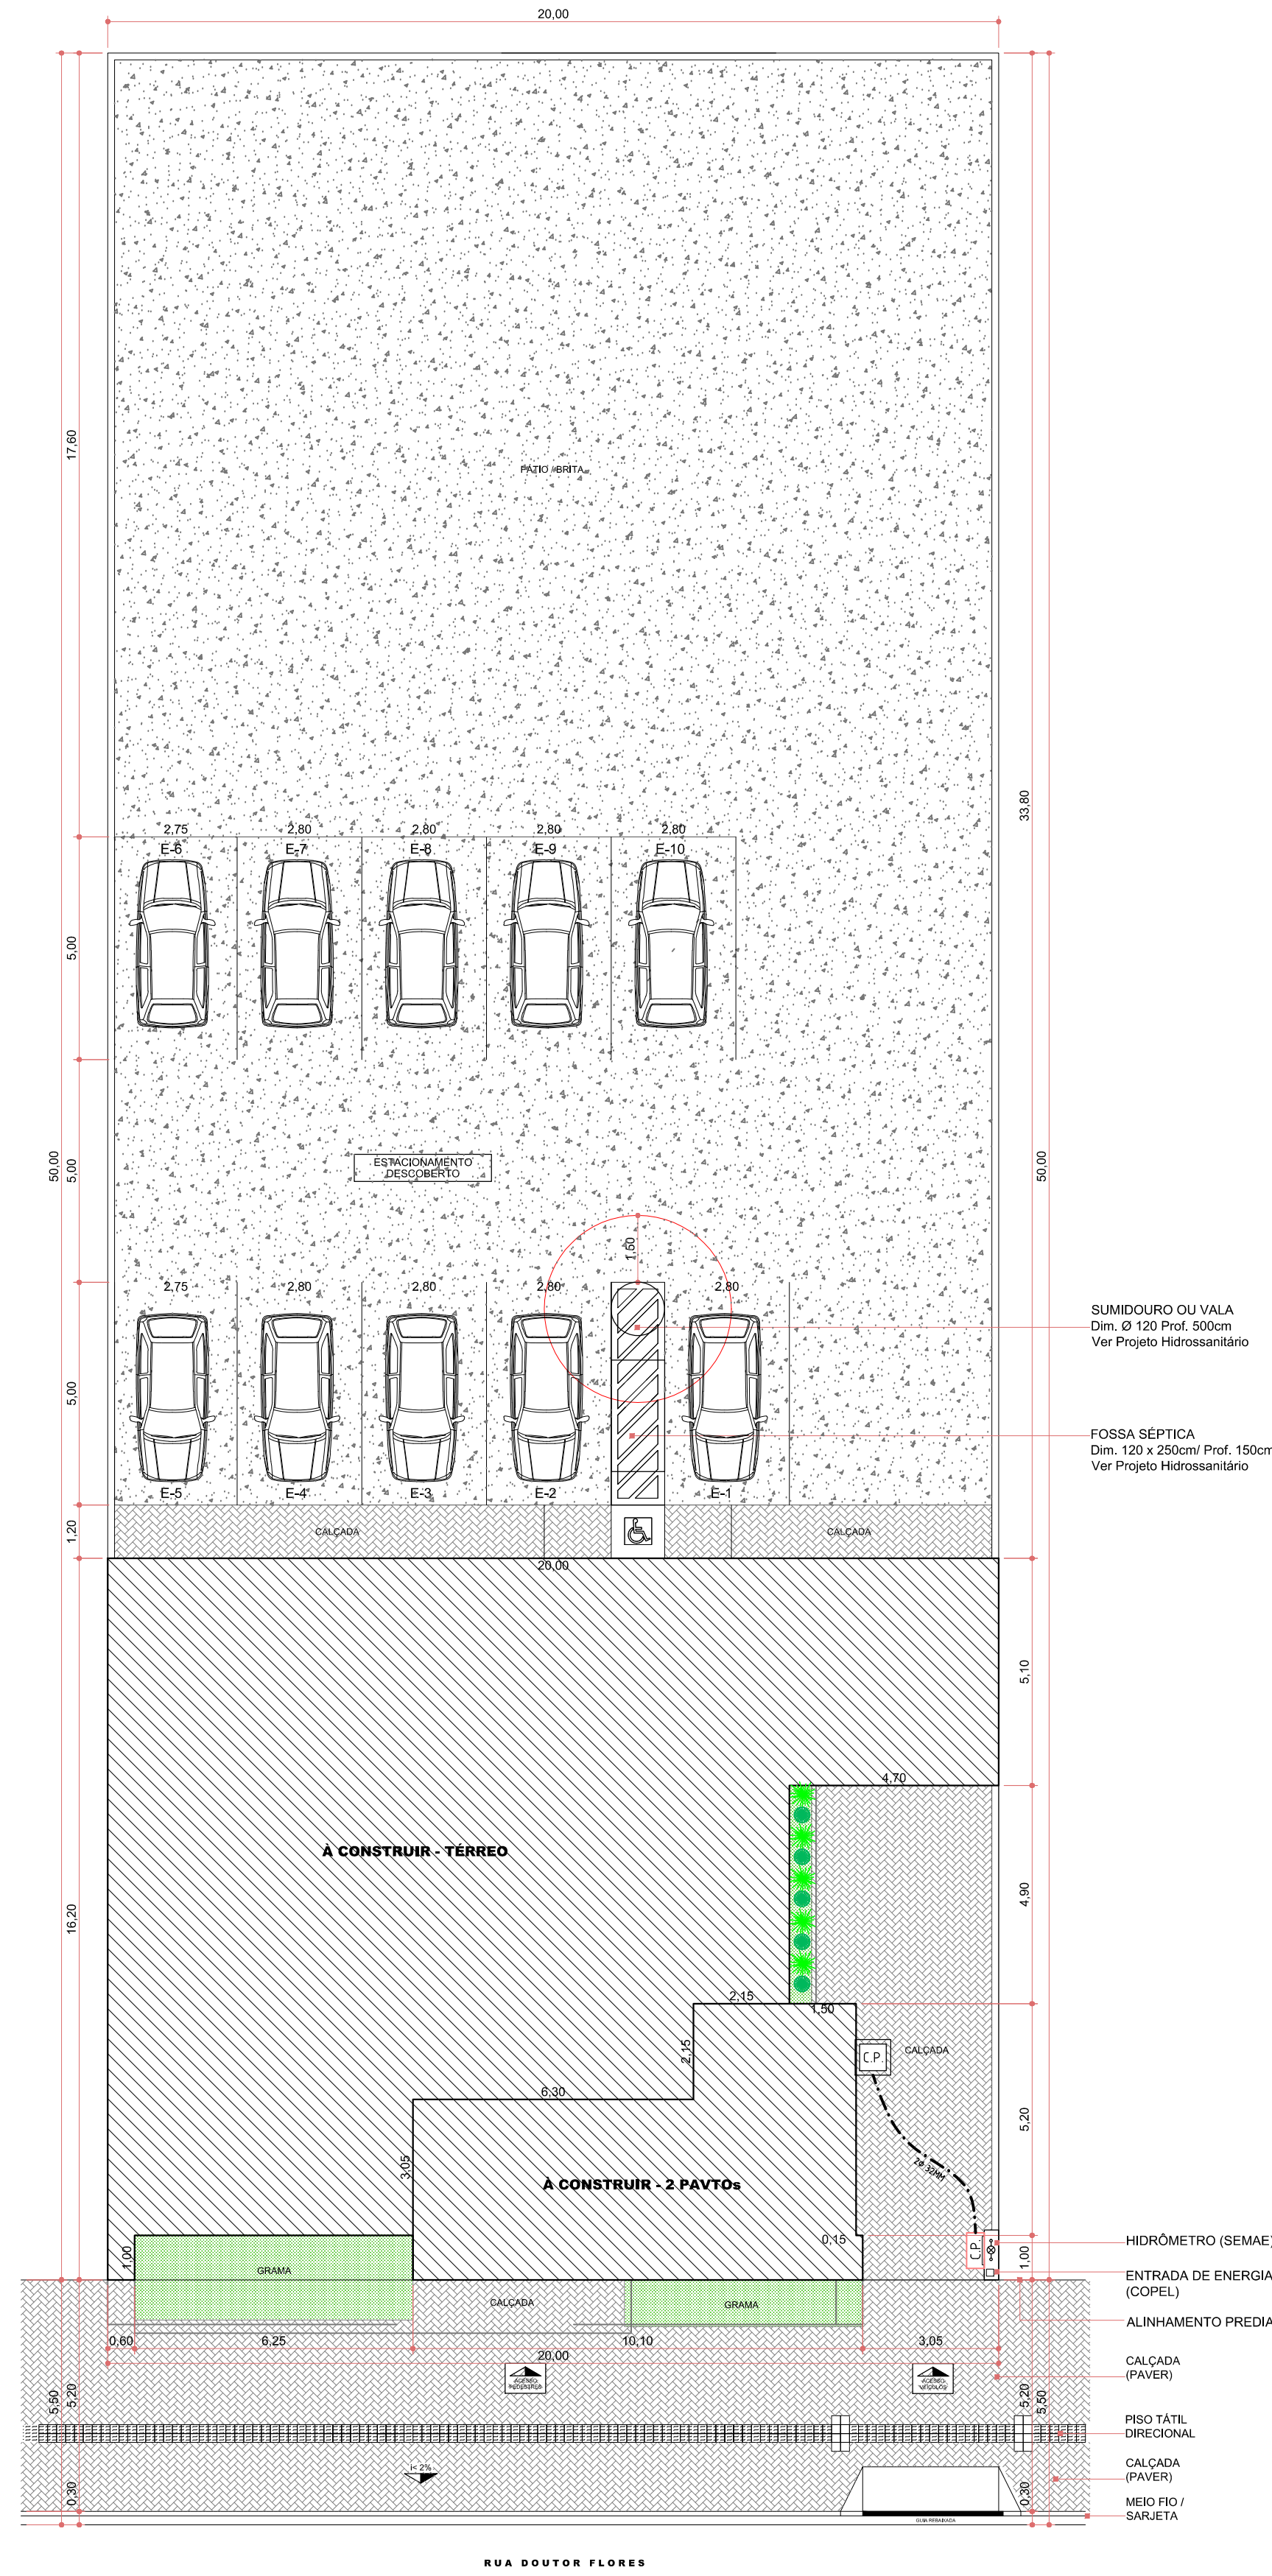

IMPLANTAÇÃO

ESCALA 1:125 - Unidade de medida: M

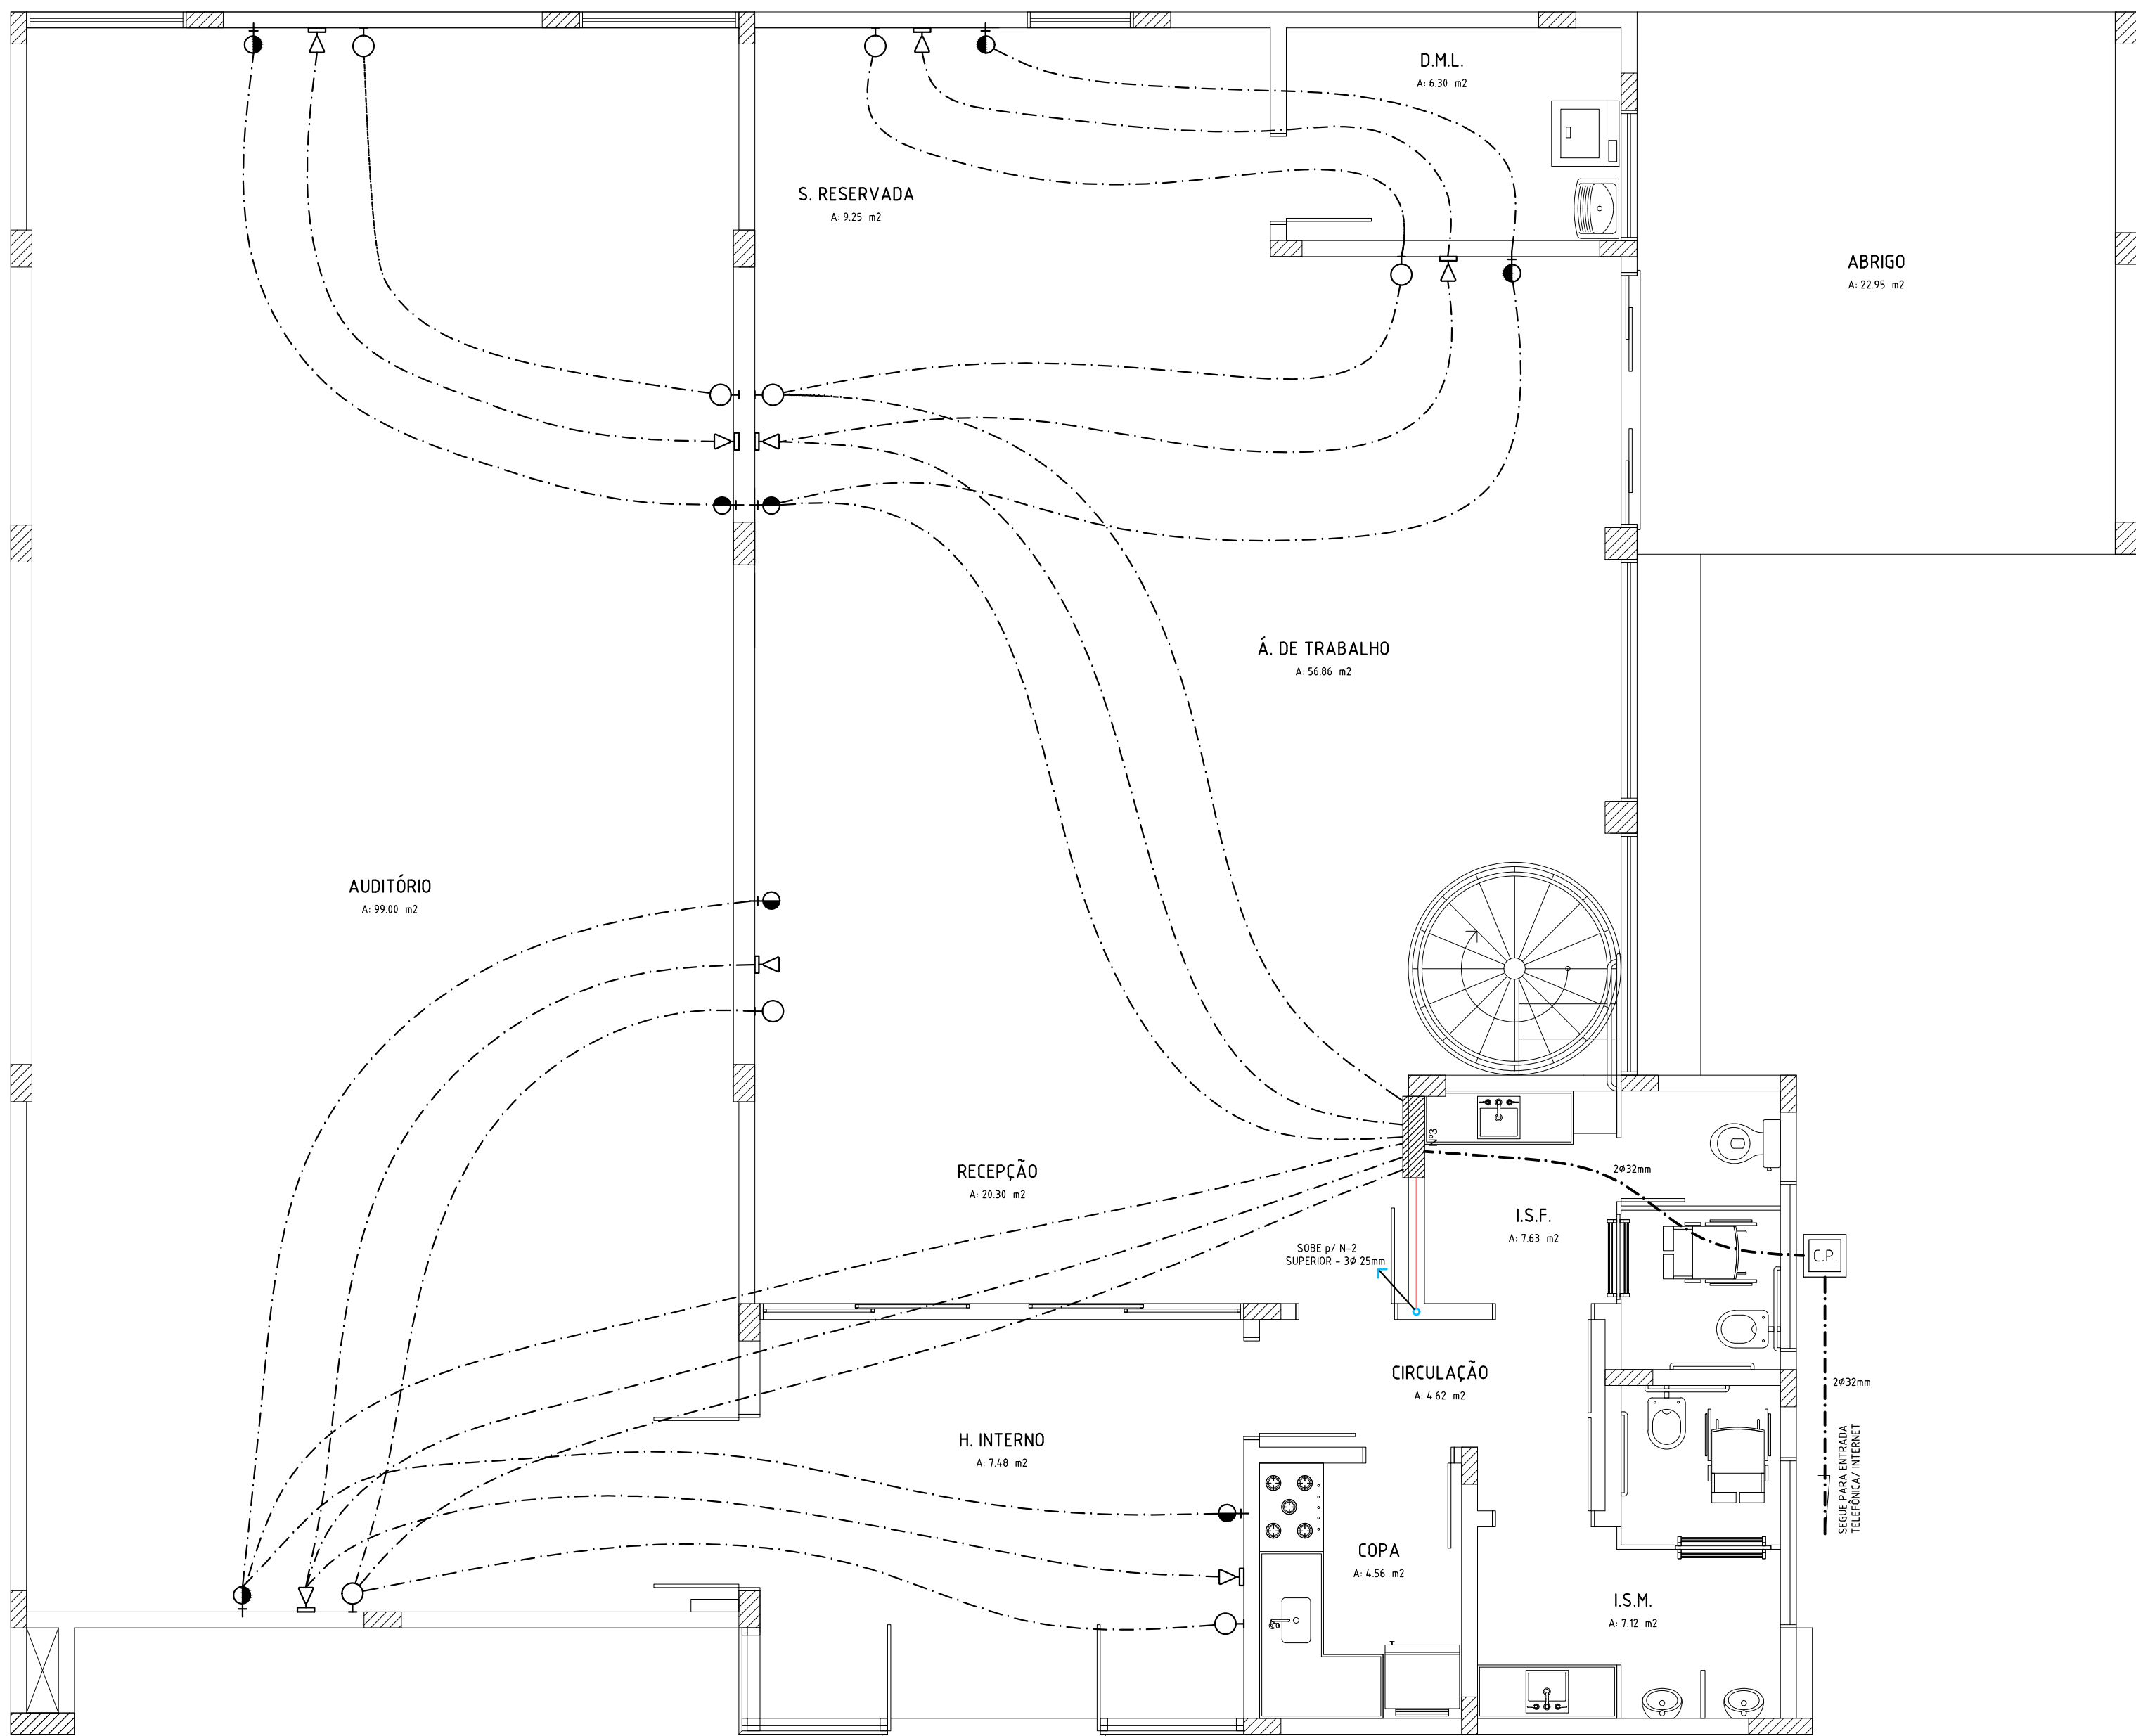

PLANTA BAIXA (TÉRREO)

ESCALA 1:50

## LEGENDA

	Tomada Para Rede de Informática RJ45 Baixa a 0,30m do Piso.
	Tomada Para Rede Telefônica RJ11 no Piso Interno.
	Tomada Para Rede Telefônica RJ11 Baixa a 0,30m do Piso.
	Tomada Para Interfone a 1,30m do Piso.
	Cigarras.
	Campanha.
	Quadro de Telefone Com o Eixo a 1,30m do Piso.
	Caixa de Passagem 70x70cm de Alvenaria no Piso.
	Alarmento.
	Quadro de Distribuição Geral - Telefone Com o Eixo a 1,30m do Piso.
	Eletroduto Que Sobee.
	Eletroduto Que Desce.
	Eletroduto Que Passa.

Notas:  
1 - Eletrodutos Não Cotados São de 25mm.  
2 - Interligar Campanha Com a Rede Elétrica.  
3 - Interligar Interfone Com a Rede Elétrica.

## APROVAÇÕES:

A APROVAÇÃO DO PRESENTE PROJETO PELA PREFEITURA, NÃO RECONHECE A PROPRIEDADE DO IMÓVEL.

TÍTULO: <b>PROJETO TUBULAÇÕES - TECNOLOGIAS INTERNAS</b>	
OBRA: <b>Comercial em Alvenaria</b>	
PRETENDENTE: <b>ACIM - Associação Comercial e Empresarial de Mercedes</b>	
ENDEREÇO DA OBRA: Rua Doutor Flores / Lote 07 / Quadra 32 / Centro / Mercedes / PR	
REFERÊNCIA: Planta baixa (térreo), Planta baixa (pavto. superior), Implantação, Planta de situação, Legenda	
DADOS ESTATÍSTICOS:  VER PROJETO ARQUITETÔNICO	ASSINATURA DO PRETENDENTE:  Associação Comercial e Empresarial de Mercedes CNPJ: 17.328.001/0001-08  RESPONSÁVEL PROJETO / DESENHO:  Engº Civil Cleber Luis Hahn Registro Crea PR - 04.81420 - CPF: 120.404.018/11  RESPONSÁVEL EXECUÇÃO:  
DATA: <b>05 / 2025</b>	PRANCHIA: <b>TUB 001</b>